

床面積算定図 S=1/100

【建築概要】

用途	展示場
建設地	竹富町字竹富地内
工事種別	木造平屋建て
道路幅員	15m
接道距離	12.5m
屋根	在来沖縄瓦葺
敷地面積	3,870.81㎡
床面積	627.32㎡
延床面積	627.32㎡
建築面積合計	828.62㎡

【床面積算定表】



展示室	15.00 × 15.00 = 225.00
ラウンジ	9.00 × 9.00 = 81.00
映像機械室	3.00 × 6.00 = 18.00
前室 A	3.00 × 3.00 = 9.00
前室 B	1.10 × 3.28 = 3.60
前室 C	1.10 × 3.28 = 3.60
映像展示室 A	11.00 × 9.00 = 99.00
映像展示室 B	5.00 × 3.00 = 15.00
映像展示室 C	3.00 × 3.00 = 9.00
管理室 A	7.00 × 9.00 = 63.00
管理室 B	0.50 × 5.08 = 2.54
倉庫 A	2.50 × 5.08 = 12.70
倉庫 B	2.00 × 2.44 = 4.88
湯沸室	3.00 × 2.50 = 7.50
男子便所	4.90 × 3.28 = 16.07
女子便所	4.90 × 3.28 = 16.07
多目的便所	2.90 × 2.44 = 7.07
廊下 A	5.00 × 1.42 = 7.10
廊下 B	2.00 × 7.58 = 15.16
廊下 C	1.10 × 2.44 = 2.68
計	617.97
ポンプ小屋	2.75 × 3.40 = 9.35
延べ床面積	627.32㎡

【建築面積算定表】


①	3.00 × 5.40 = 16.20
②	1.50 × 24.00 = 36.00
③	3.00 × 1.20 = 3.60
④	1.50 × 9.00 = 13.50
⑤	21.00 × 1.50 = 31.50
⑥	1.50 × 19.50 = 29.25
⑦	9.50 × 1.50 = 14.25
⑧	1.50 × 12.00 = 18.00
⑨	26.00 × 1.50 = 39.00
計	201.30㎡
延べ床面積	627.32㎡
床面積外	201.30㎡
建築面積	828.62㎡

建ぺい率	容積率
828.62/3,870.81×100 =21.41%	627.32/3,870.81×100 =16.21%

工事名	竹富島博物展示施設建築工事
図面名	建築概要・面積算定表
年月日	平成16年2月27日
縮尺	S=1/100 図面番号 19葉之内3
会社名	株式会社 信用組
事務所名	環境省沖縄奄美地区自然保護事務所

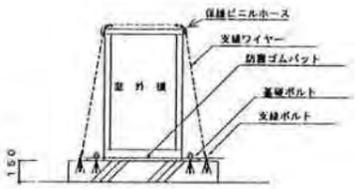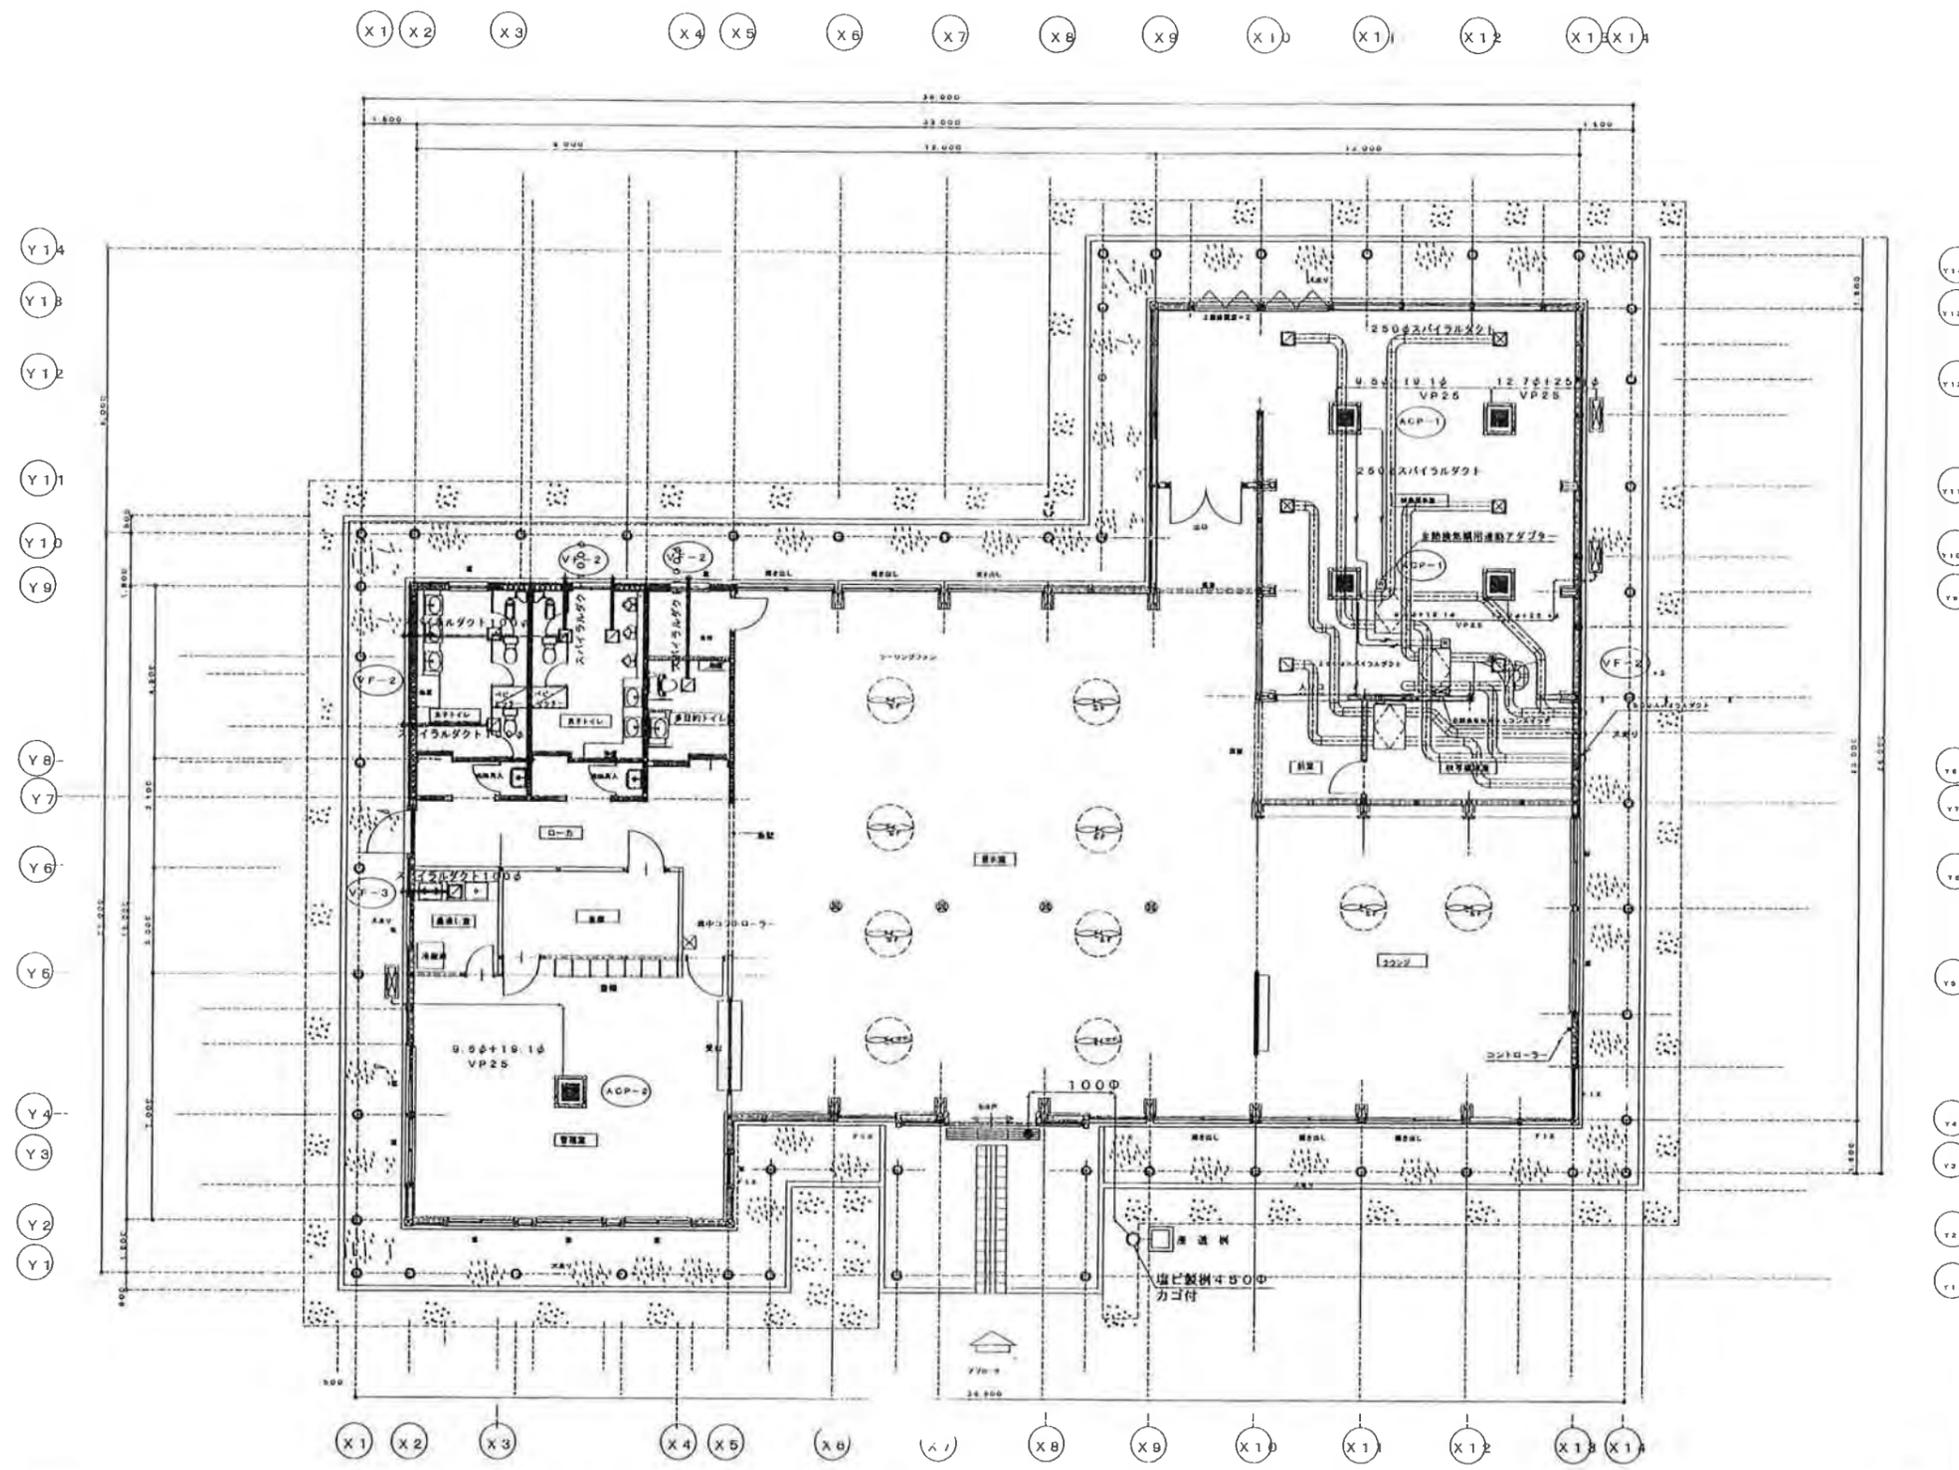

室外機基礎設計図



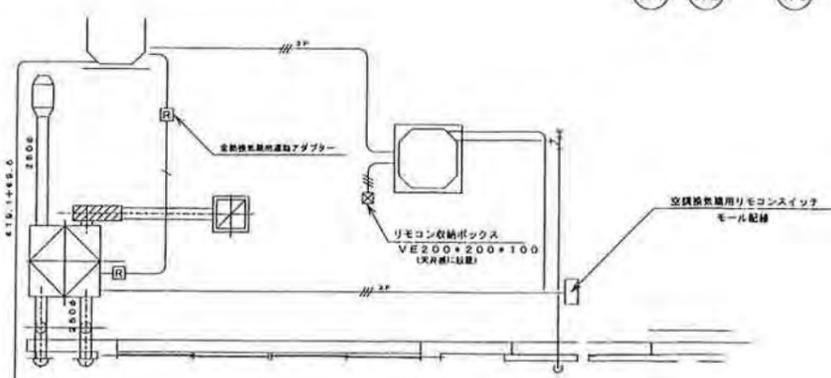


- ☒ 兼用コントローラー F-ZM06K
- △ コントローラー (付属品)
- シーリングファン F-M136K

平面図 S-1/100

工事名称	作業内容	工事年度	平成15年度
工事場所	作業場所	竣工年月	平成15年10月
工事内容	作業内容	竣工年月	平成15年10月
完成図		図面番号	M-5
	施工：大和電工株式会社		

設計数量	変更数量
○ TYPE-"A" 8台 (映像展示室)	10台 ±2
⊗ TYPE-"B" 17台 (廊下、ラウンジ)	8台 -9
● TYPE-"C" 1台 (ラウンジ)	0台 -1
⊙ TYPE-"D" 21台 (映像展示室)	28台 +7
▲ TYPE-"E" 16台 (展示室)	17台 +1
▼ TYPE-"F" 20台 (展示室)	22台 +2
▶ TYPE-"I" 2台 (玄関)	3台 +1
▶ TYPE-"G" 6台	6台 ±0
● TYPE-"J" 22台 (展示室コードベン)	28台 +6
● TYPE-"R" 10台 (トイレ)	14台 +4
⊙ 電球型LEDランプ (10W16個、12W相当5個) (TYPE"L", TYPE"K")	+21

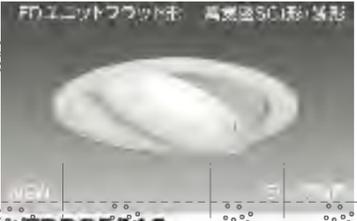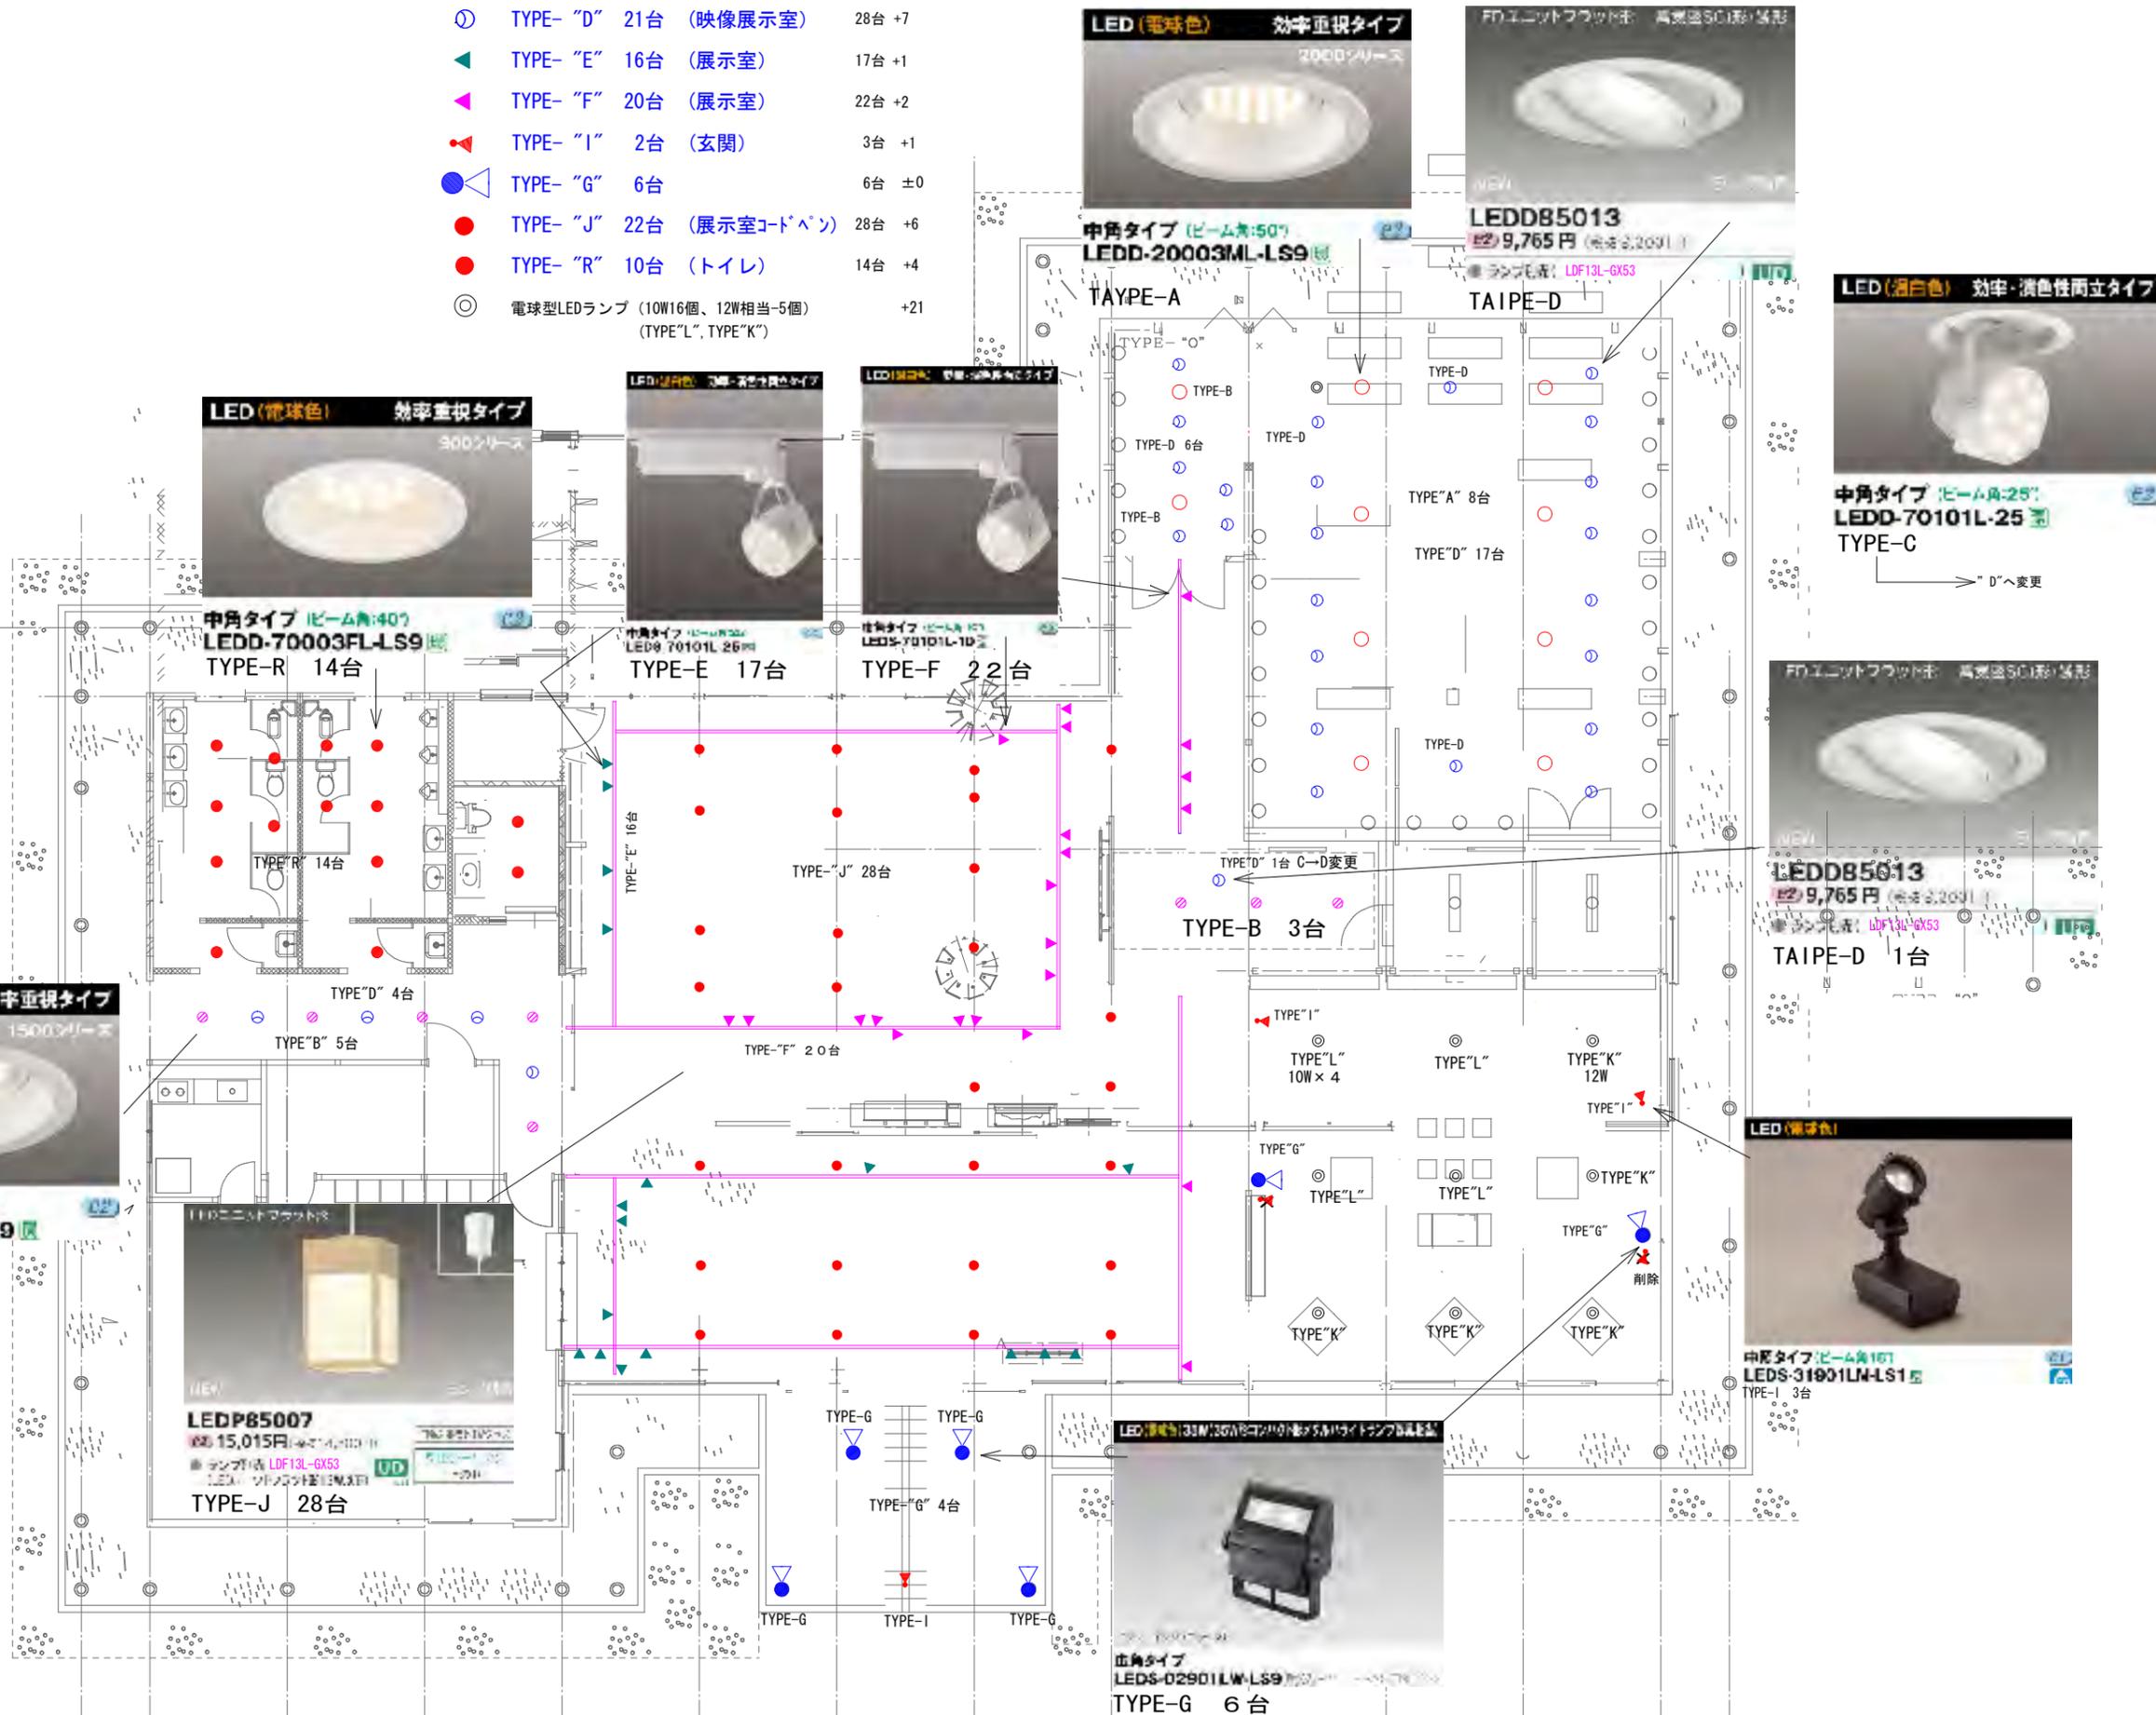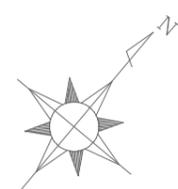


X1 X2 X3 X4 X5 X6 X7 X8 X9 X10 X11 X12 X13 X14



Y14
Y13
Y12
Y11
Y10
Y9
Y8
Y7
Y6
Y5
Y4
Y3
Y2
Y1

Y14
Y13
Y12
Y11
Y10
Y9
Y8
Y7
Y6
Y5
Y4
Y3
Y2
Y1

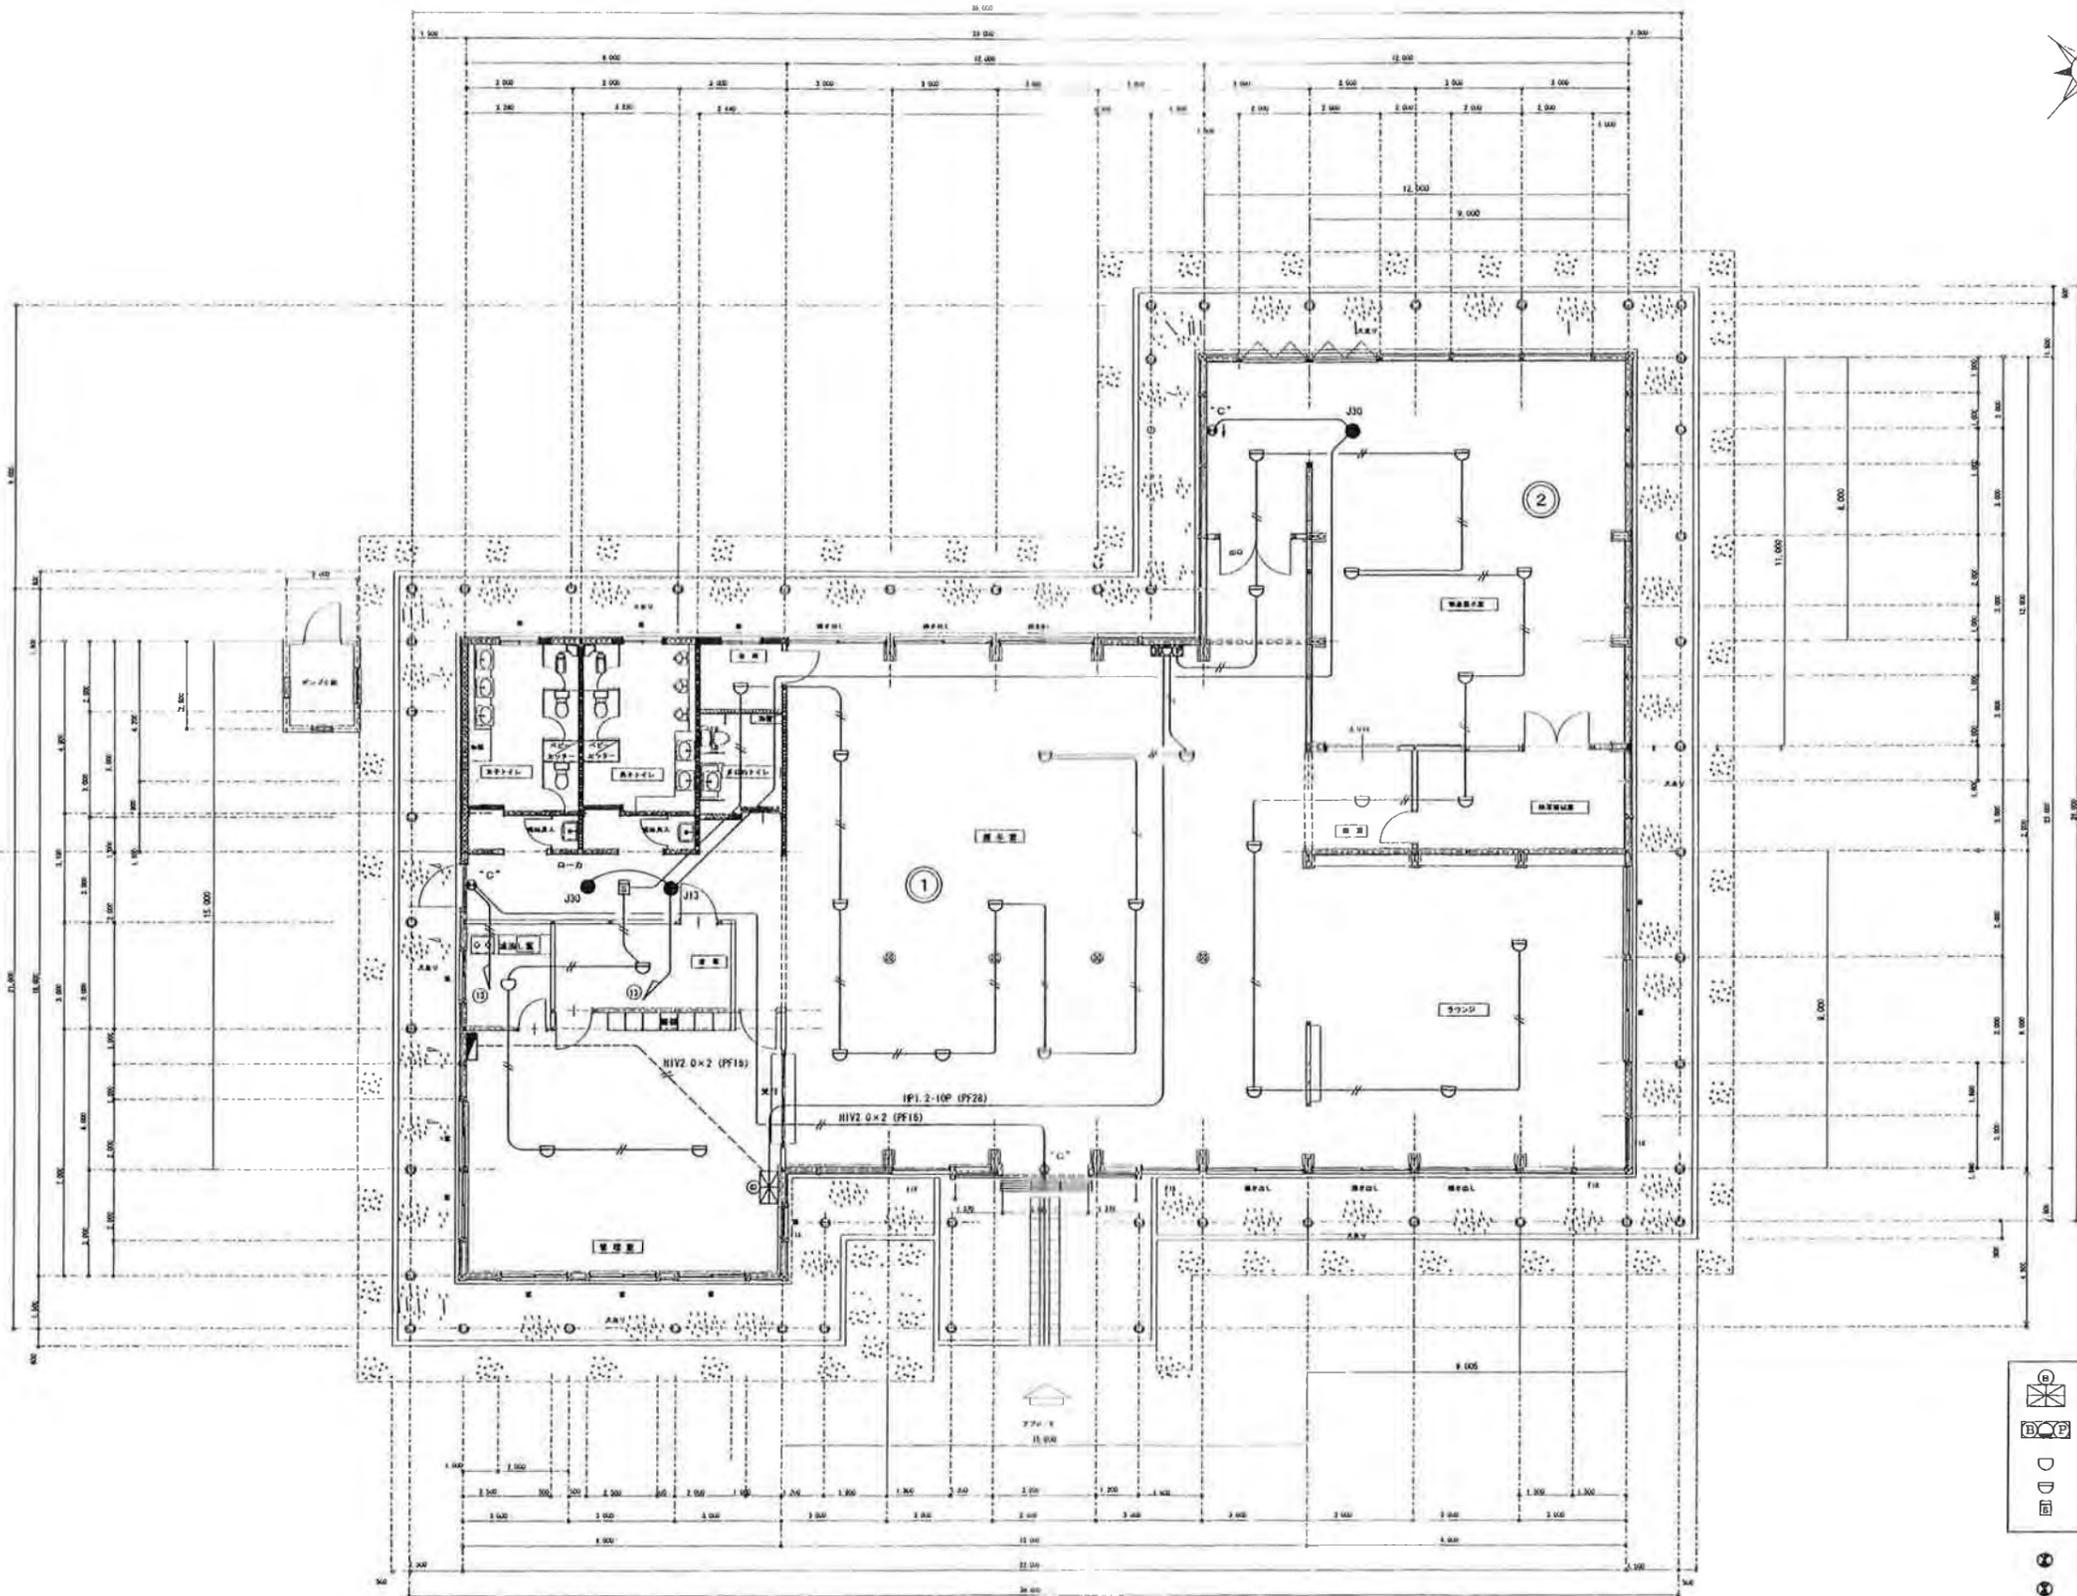

X1 X2 X3 X4 X5 X6 X7 X8 X9 X10 X11 X12 X13 X14

- P型2級受信機 (5回線)
- P型2級結合盤
- スポット型定温式感知器 1種
- スポット型差動式感知器 1種
- 煙感知器 2種

- 非難口誘導灯
- 室内通路誘導灯
- 非常用照明
- IV1.2x2 (PF16)
- HIV1.2x2 (PF16)

自火報及び非常用照明配線平面図 S-1/100

工事名称	伊豆山形県中野町中野町立小中学校	工事時期	平成 15 年度
工事種別	消防設備工事	図面名称	自火報配線平面図
設計者	伊豆電気株式会社	図面番号	S-1/100
作成者	伊豆電気株式会社	図面枚数	1 / 1
完成	施工：大和電気株式会社		